



⊕ ⊙	非常用照明 FL2ルクス確保 カドニカ電池内蔵型	湯	電気温水器 (各住戸ホールに設置)
▼	令第126条の6ただし書きによる開口部 (3階以上) W=750 H=1200以上	○----->	換気扇φ250 令20-3に依る 防火覆い付
□ □	遊覧ハッチ (3階以上固定タラップ 2階タラップ半固定タラップ)	○----->	臭気抜φ100 防火覆い付 臭気抜φ100 防火覆い付
		排気ダクト	キッチン用 スパイラル管φ100 防火覆い付
			その他 VPφ100 防火覆い付 (区画・外壁貫通部より1mは石綿二層管)

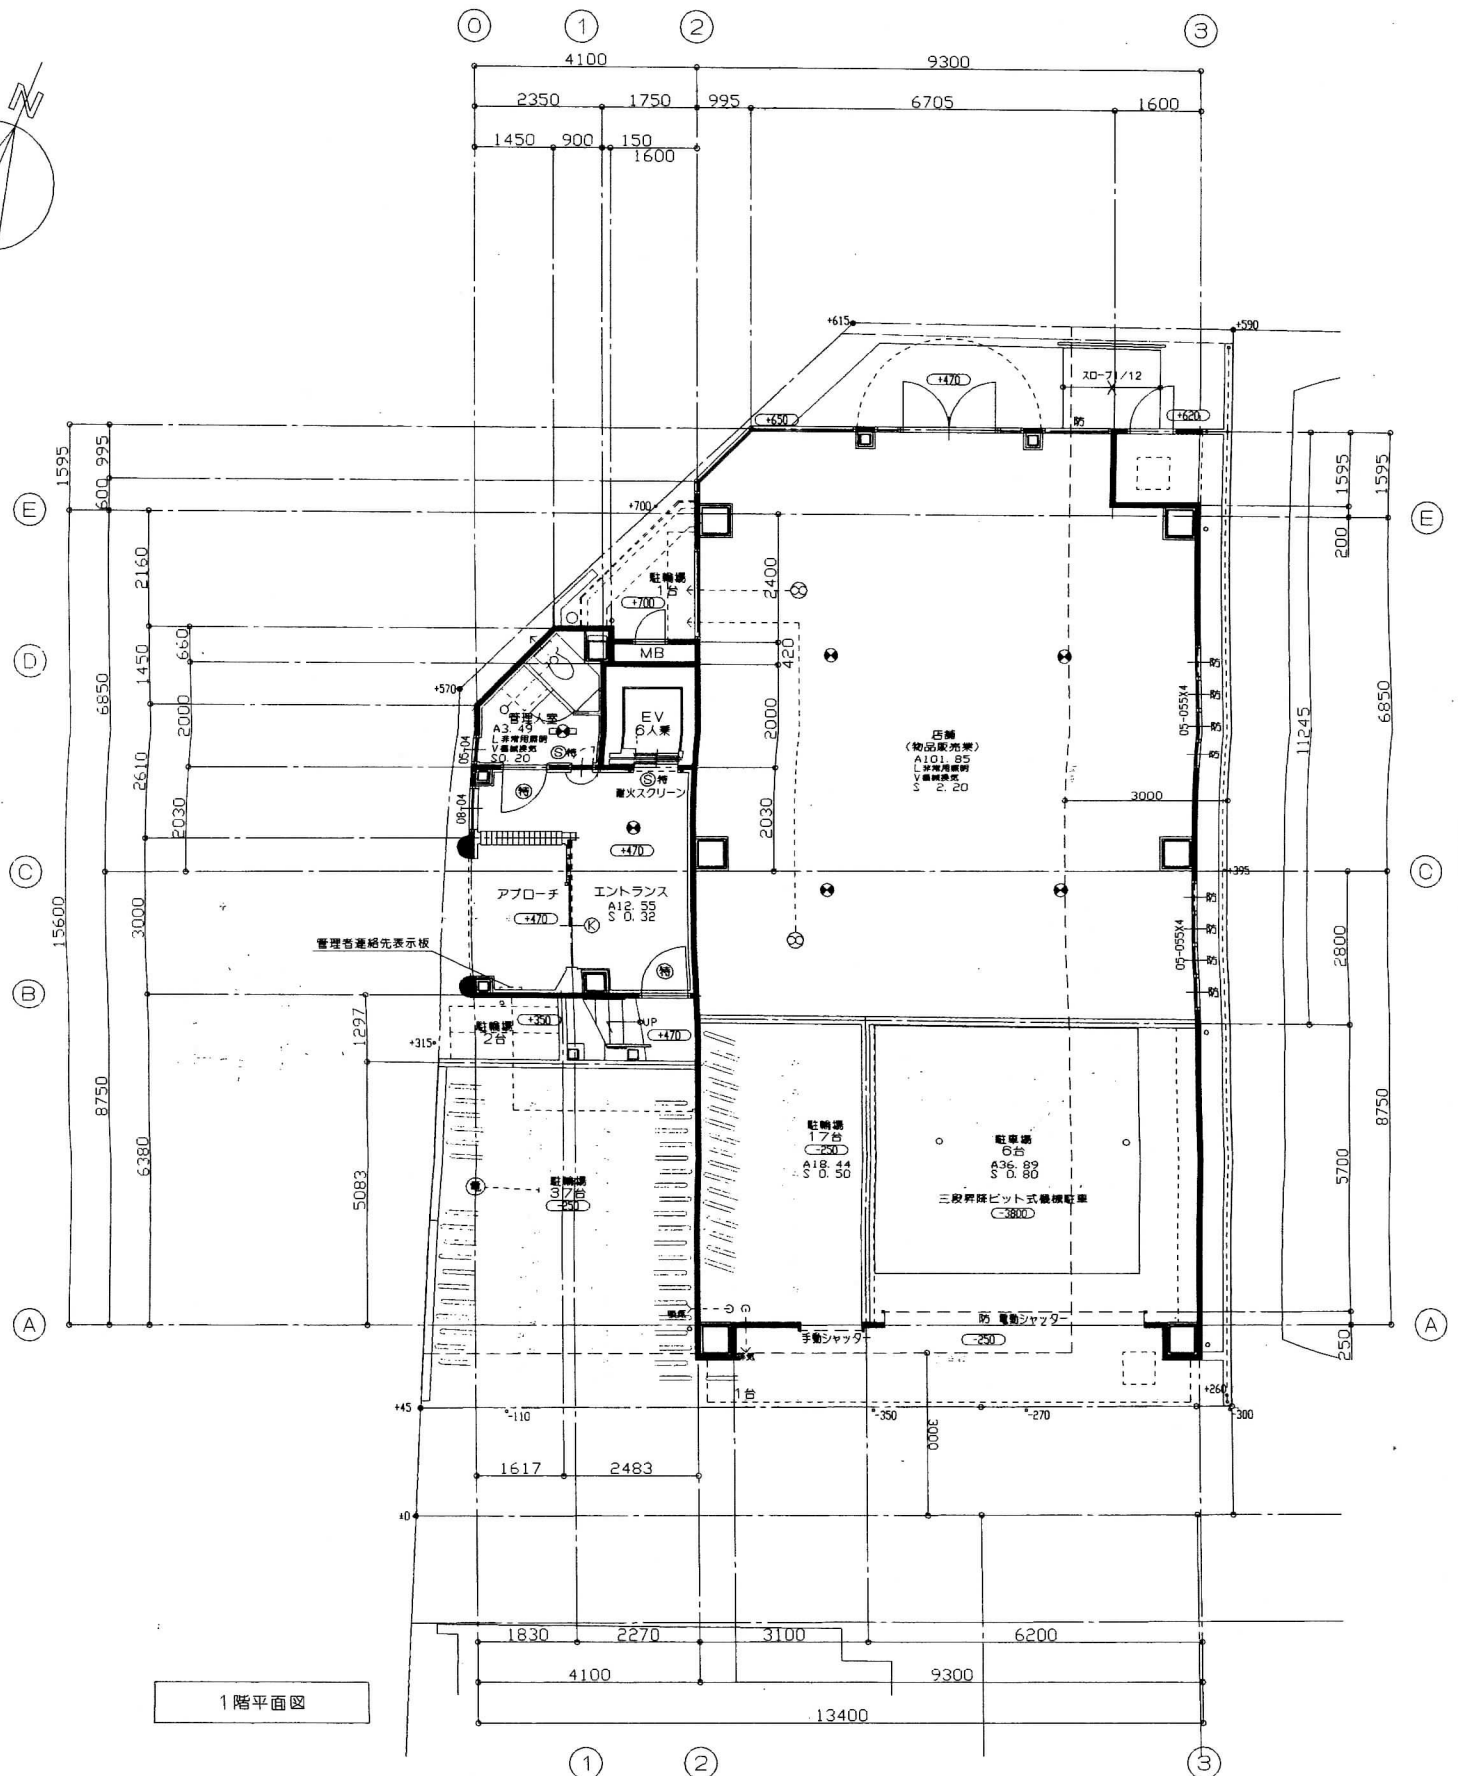

1階平面図

ICE	設計年月日	2003/5/15	設計	検印	承認印	工事名称	サンコー セレブコート 新築工事設計図	設計番号	No.
	縮尺	S=1:100	製図	担当	承認年月日	図面名称	地下・1階平面図	図面番号	No. A-16

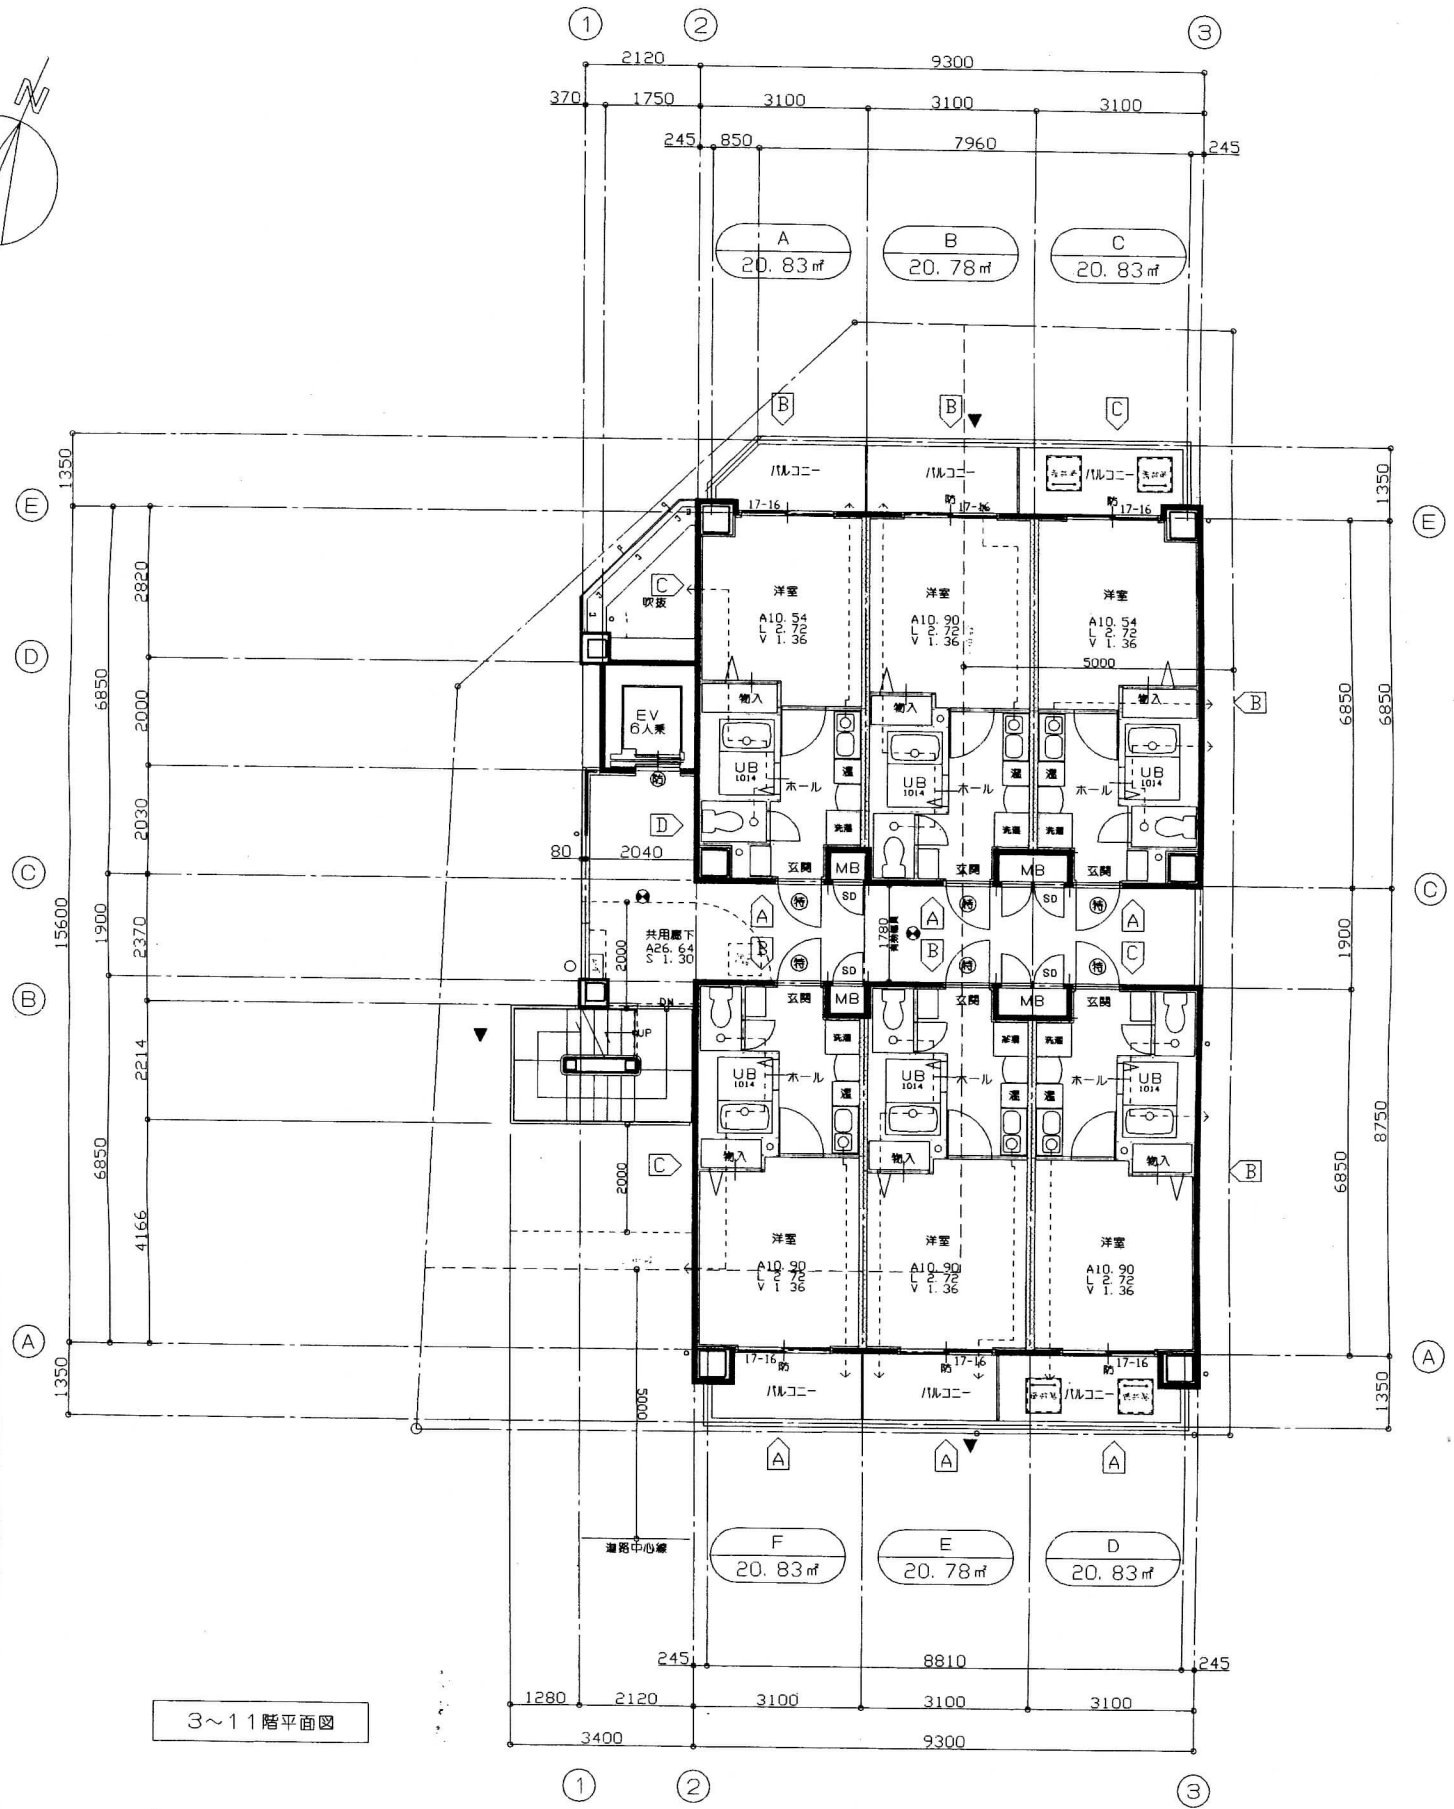

3~11階平面図

CE -5010 -5020	設計年月日	2003/5/15	設計	校閲	承認印	工事名称	サンコー セレブコート 新築工事設計図	設計番号	No.
	縮尺	S=1:100	製図	担当	承認年月日	図面名称	2~11階平面図	図面番号	No. A-17