



⊕	非常用照明 FL2ルクス確保 カドニカ電池内蔵型	○-----	換気扇φ250 令20-4に依る 防火覆い付
▼	令126条の6ただし書きによる開口部 (3階以上) W=750 H=1200以上	○-----	臭気抜φ100 防火覆い付
□	避難ハッチ (3階以上固定タラップ 2階タラップ半固定タラップ)	給湯	電気温水器
		排気ダクト	キッチン用 スパイラル管φ100
			その他 VPφ100 (区画・外壁貫通部より1mは石綿二層管)

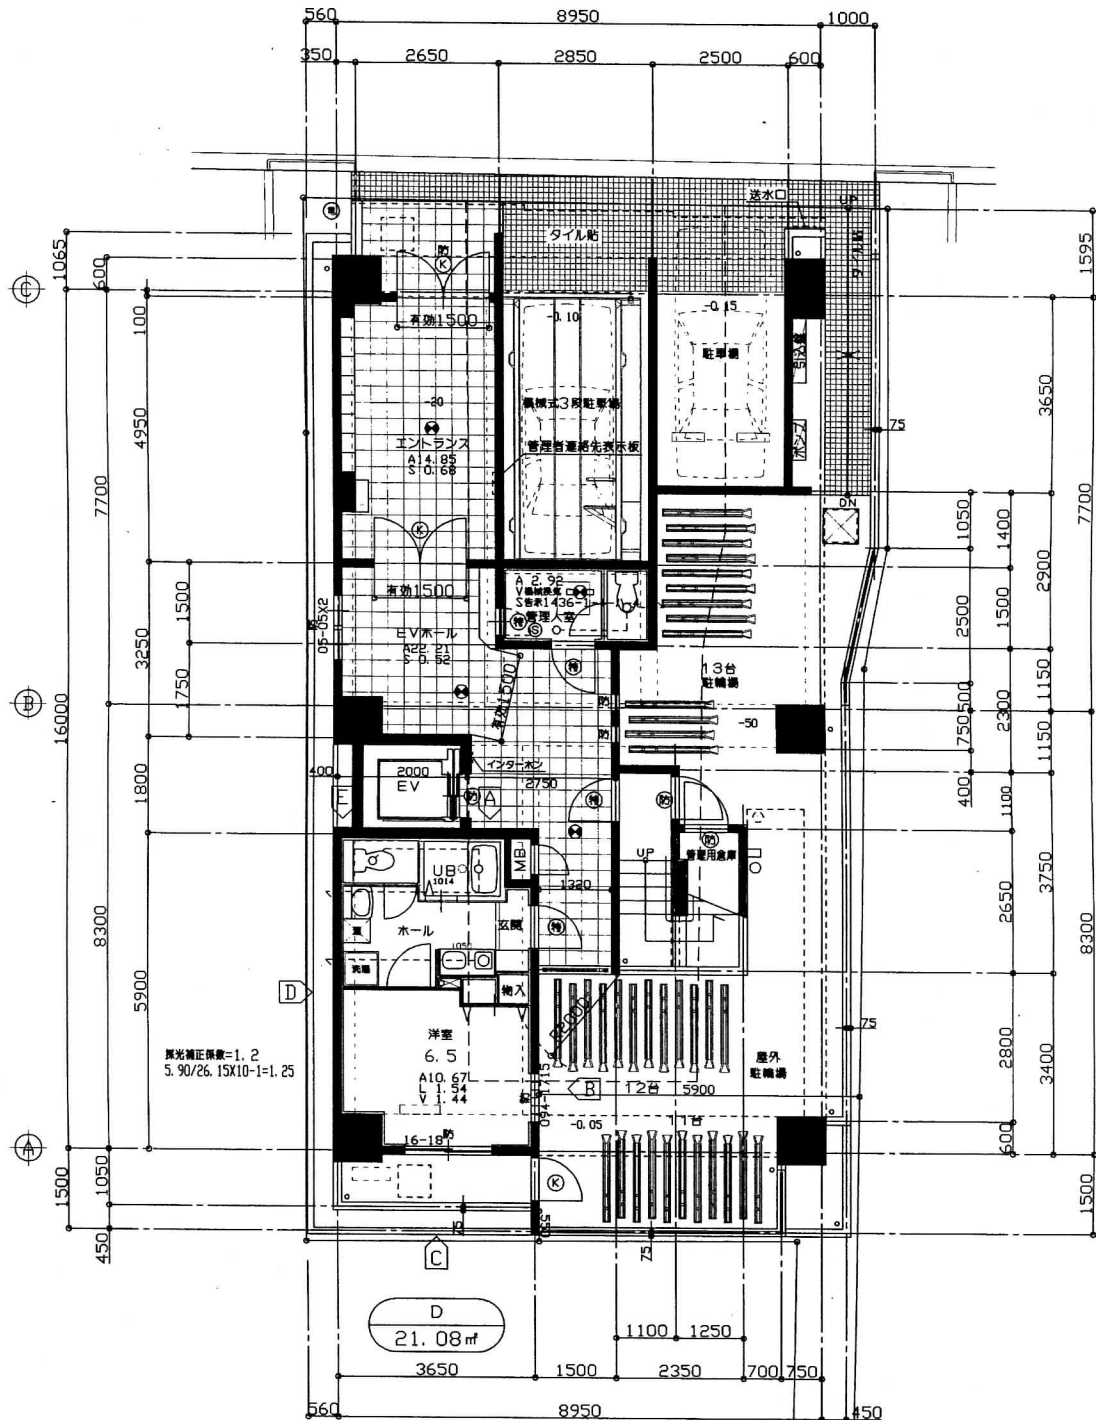

1階平面図

天井	
放熱部	不燃石膏ボード9.5 NM-8613
断熱	ロックウール化粧巻15 NM-8589
NM-8618	石膏ボード12.5 NM-8618
4-9944	ビニルクロス NM-9944
放熱部	木質セメント板30 QM-9038
放熱部	木質セメント板30 QM-9038
-8573	
4M-9828	石膏ボード9.5 QM-8828
4-9414	ビニルクロス QM-9414

ICE 2-5010 2-5020	設計年月日	設計	検閲	承認印	工事名称	設計番号
	縮尺	製図	担当	承認年月日	図面名称	図面番号
	S=1:100				ファビュロウス サンコー 新築工事設計図	No. 16
					1階 平面図	No.

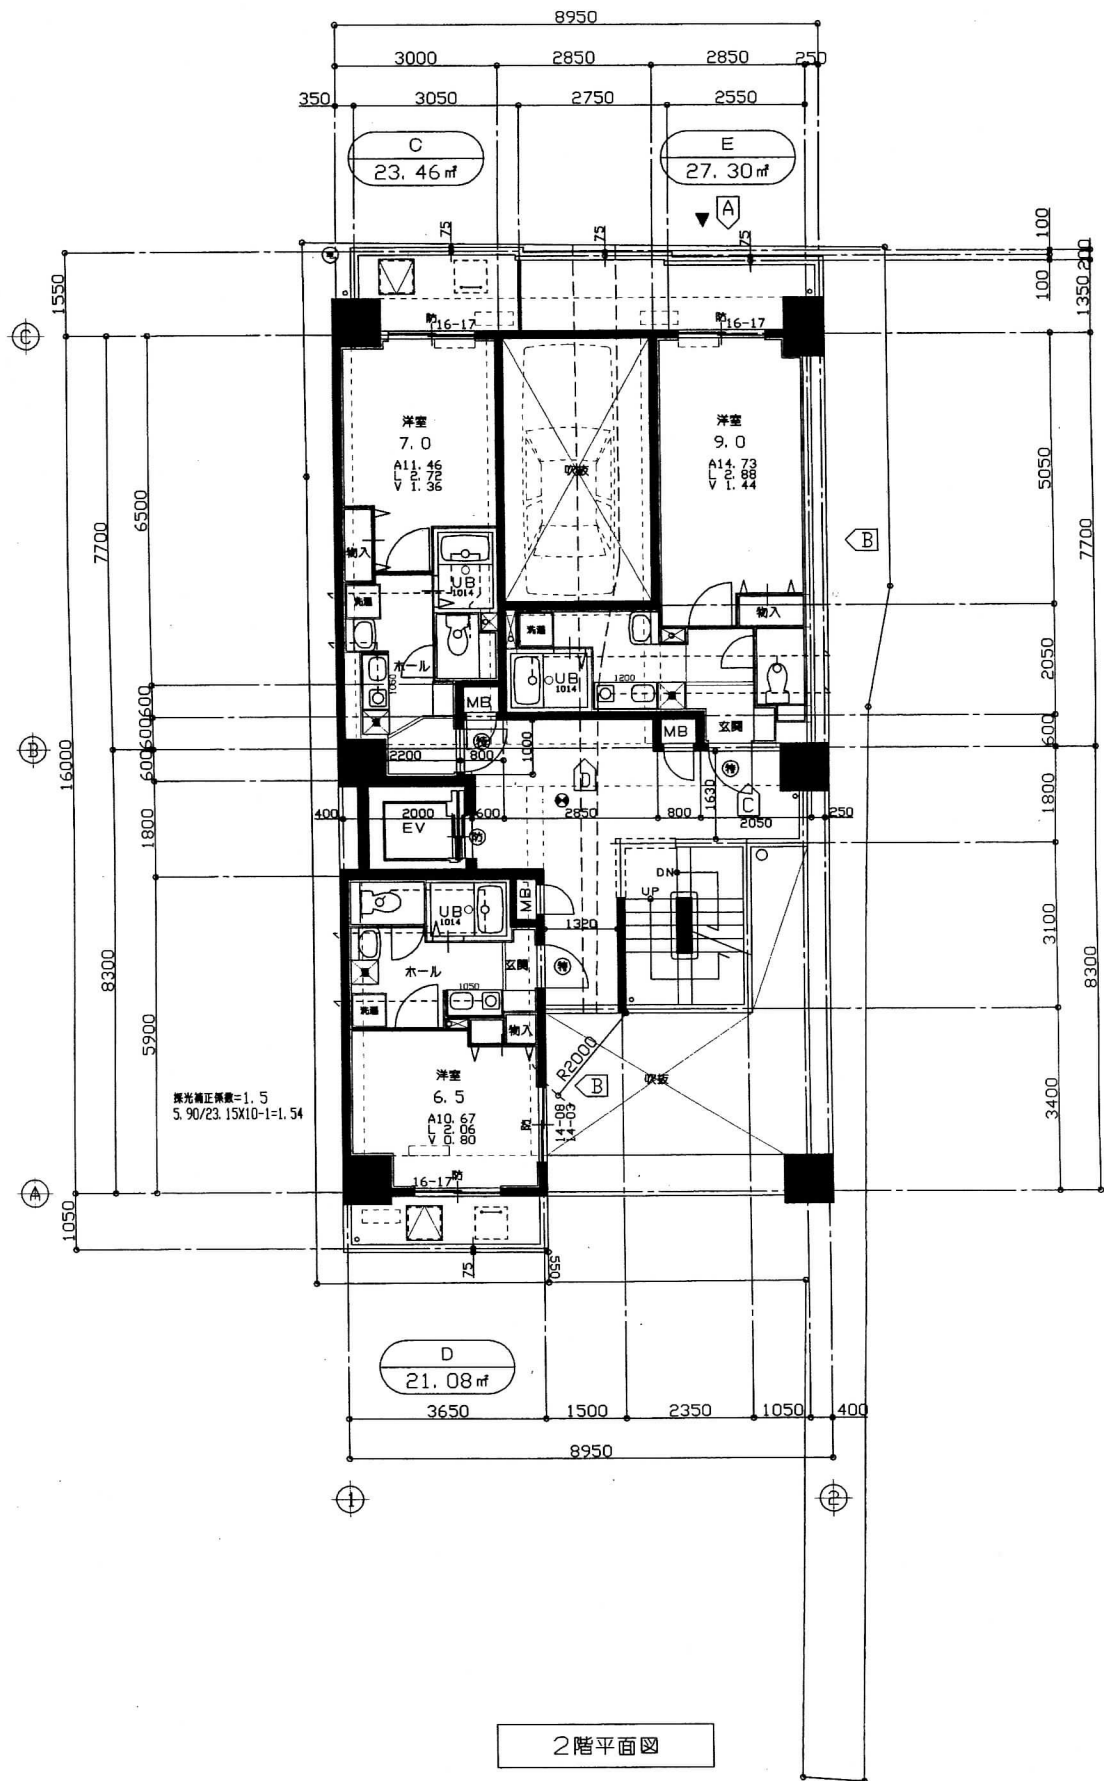


2階平面図

	設計者
	一級建築士登録 第56706号
	中村 典 昌
	KOSHO NAKAMURA




OKI ARCHITECTS OF
 〒650-0026 神戸市中央区古渡通2丁目2番22号 TEL (078)
 株式会社 OKI設計 FAX (078)

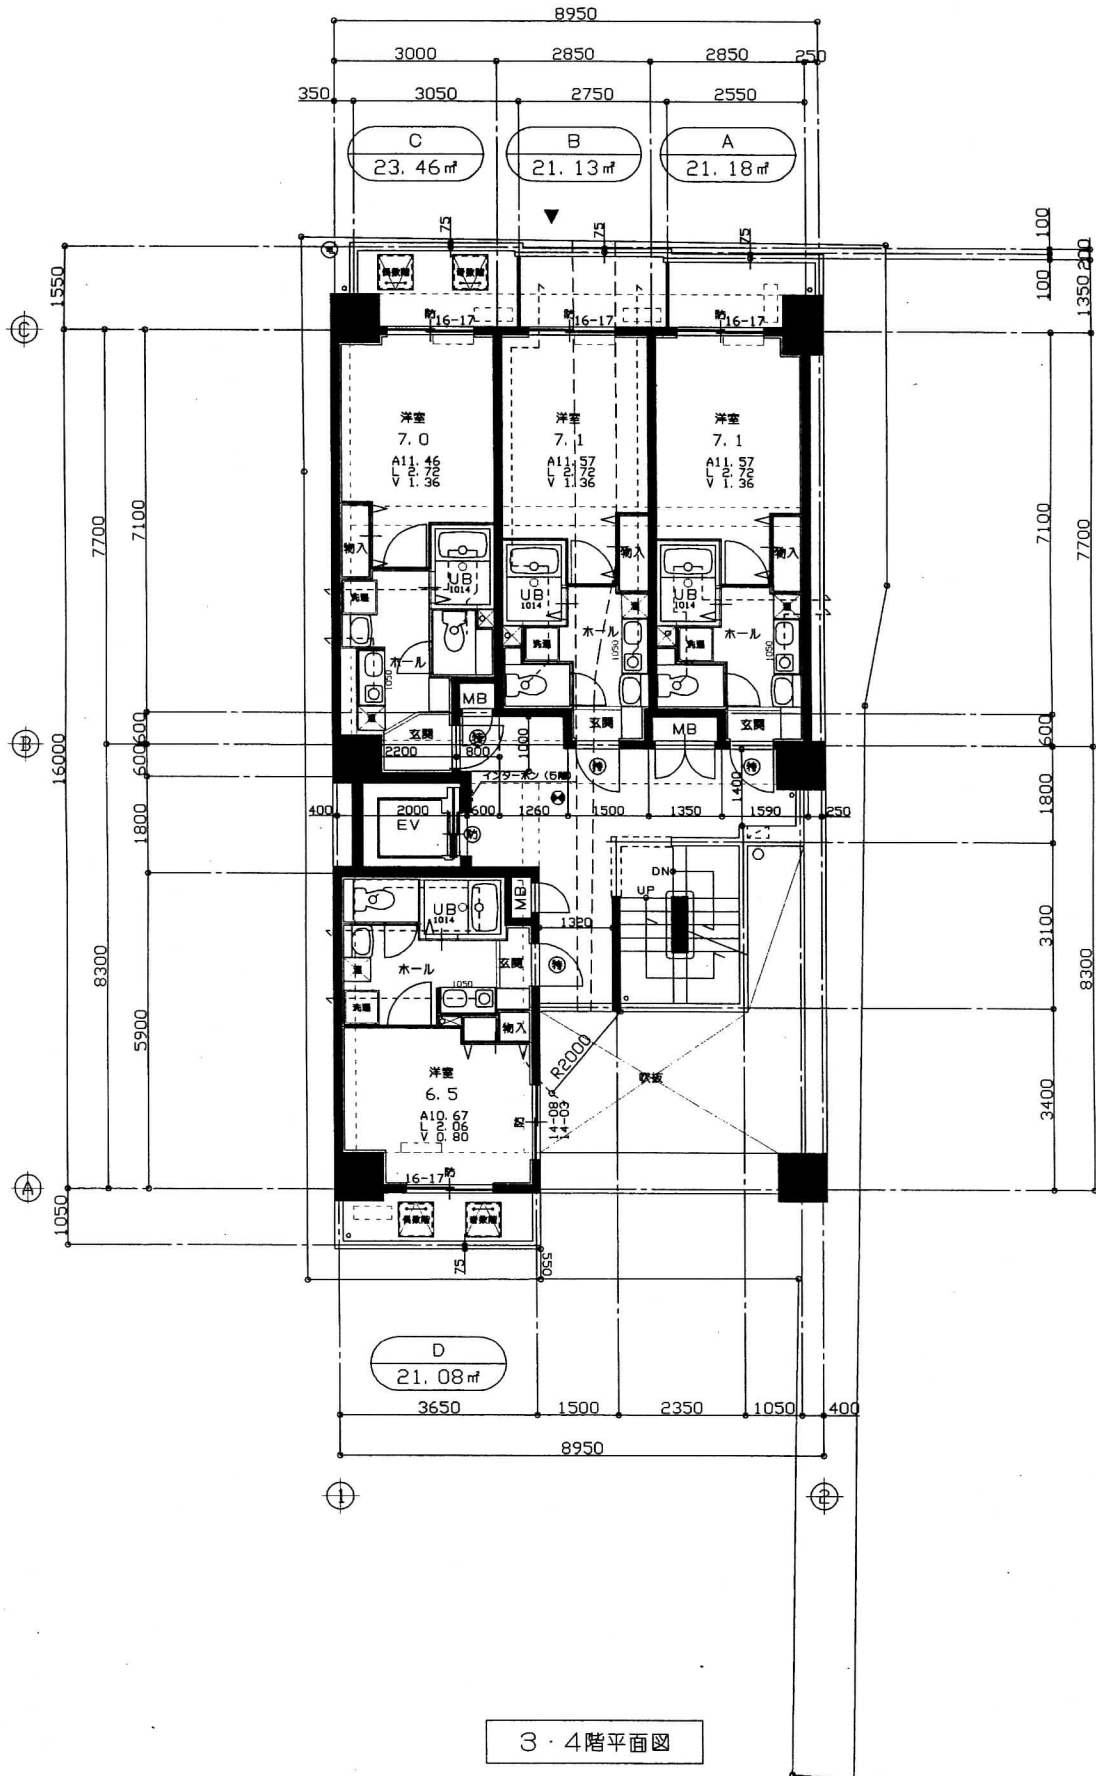

3・4階平面図

ICE 2-5010 2-5020	設計年月日	設計	検図	承認印	工事名	設計番号
	縮尺	製図	担当	承認年月日	図面名	図面番号
	S=1:100				ファビュロウス サンコー 新築工事設計図 2~4階 平面図	No. 17 No.

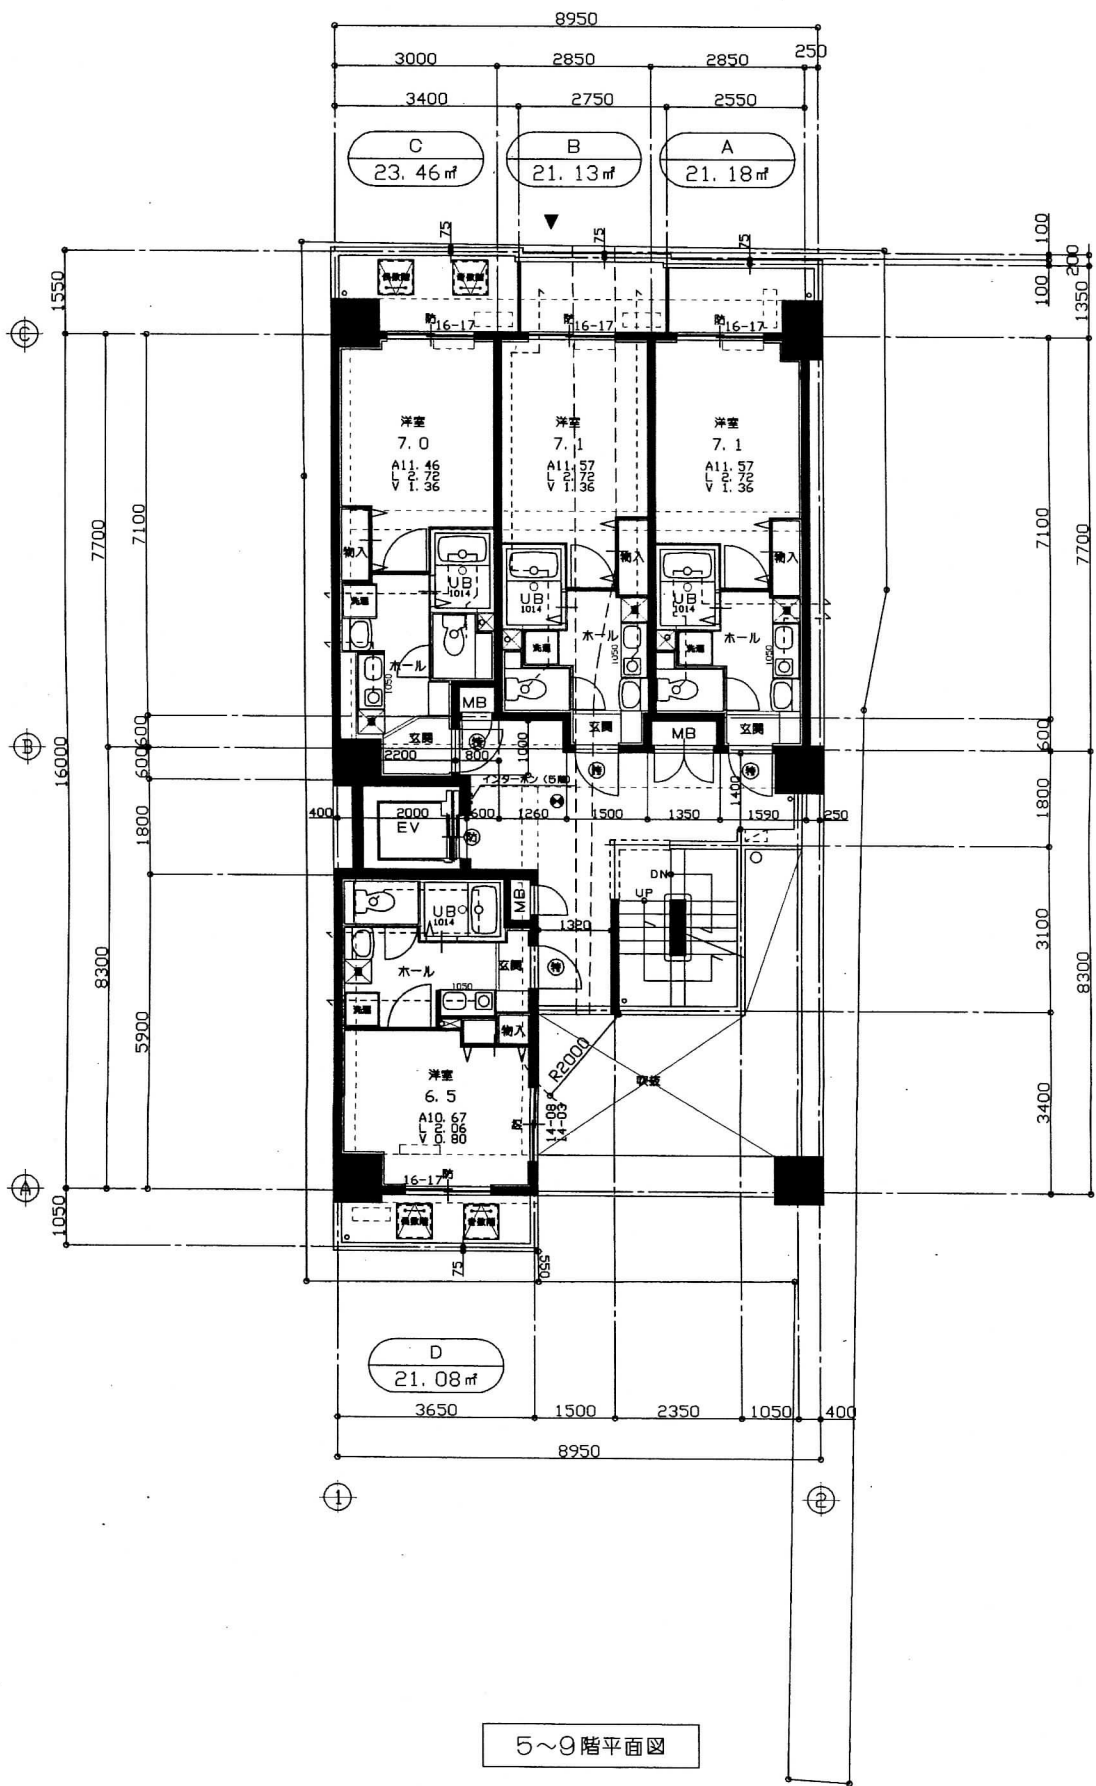


5~9階平面図

	設計者
	一級建築士登録 第56706号
	中村 興 昌
	KOSHO NAKAMURA



OKI ARCHITECTS OF
 〒650-0026 神戸市中央区古湊通2丁目2番22号 TEL (078)
 株式会社 OKI設計 FAX (078)

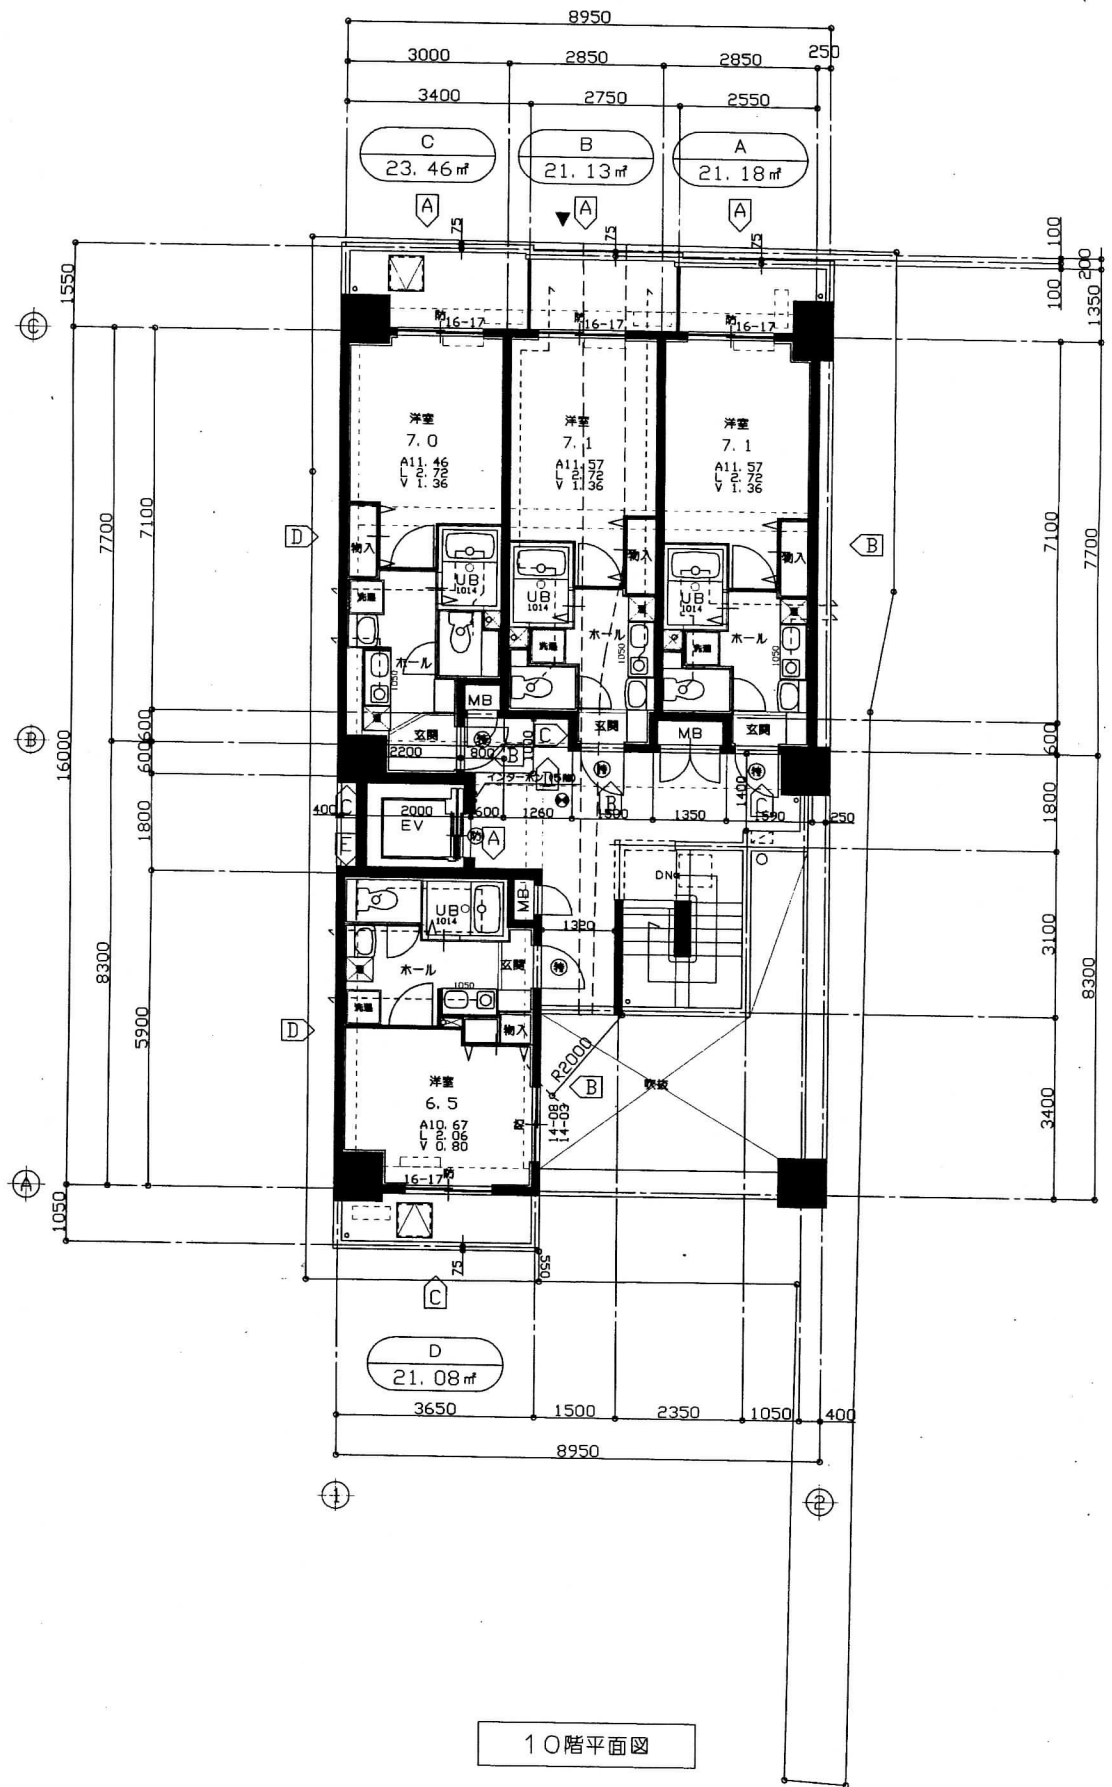

10階平面図

CE 5010 5020	設計年月日	設計	検閲	承認印	工事名称 ファビュロウス サンコー 新築工事設計図	設計番号 No.18-7
	縮尺 S=1:100	製図	担当	承認年月日	図面名称 5~10階 平面図	図面番号 No.